


3. FÁZE VÝSTAVBY

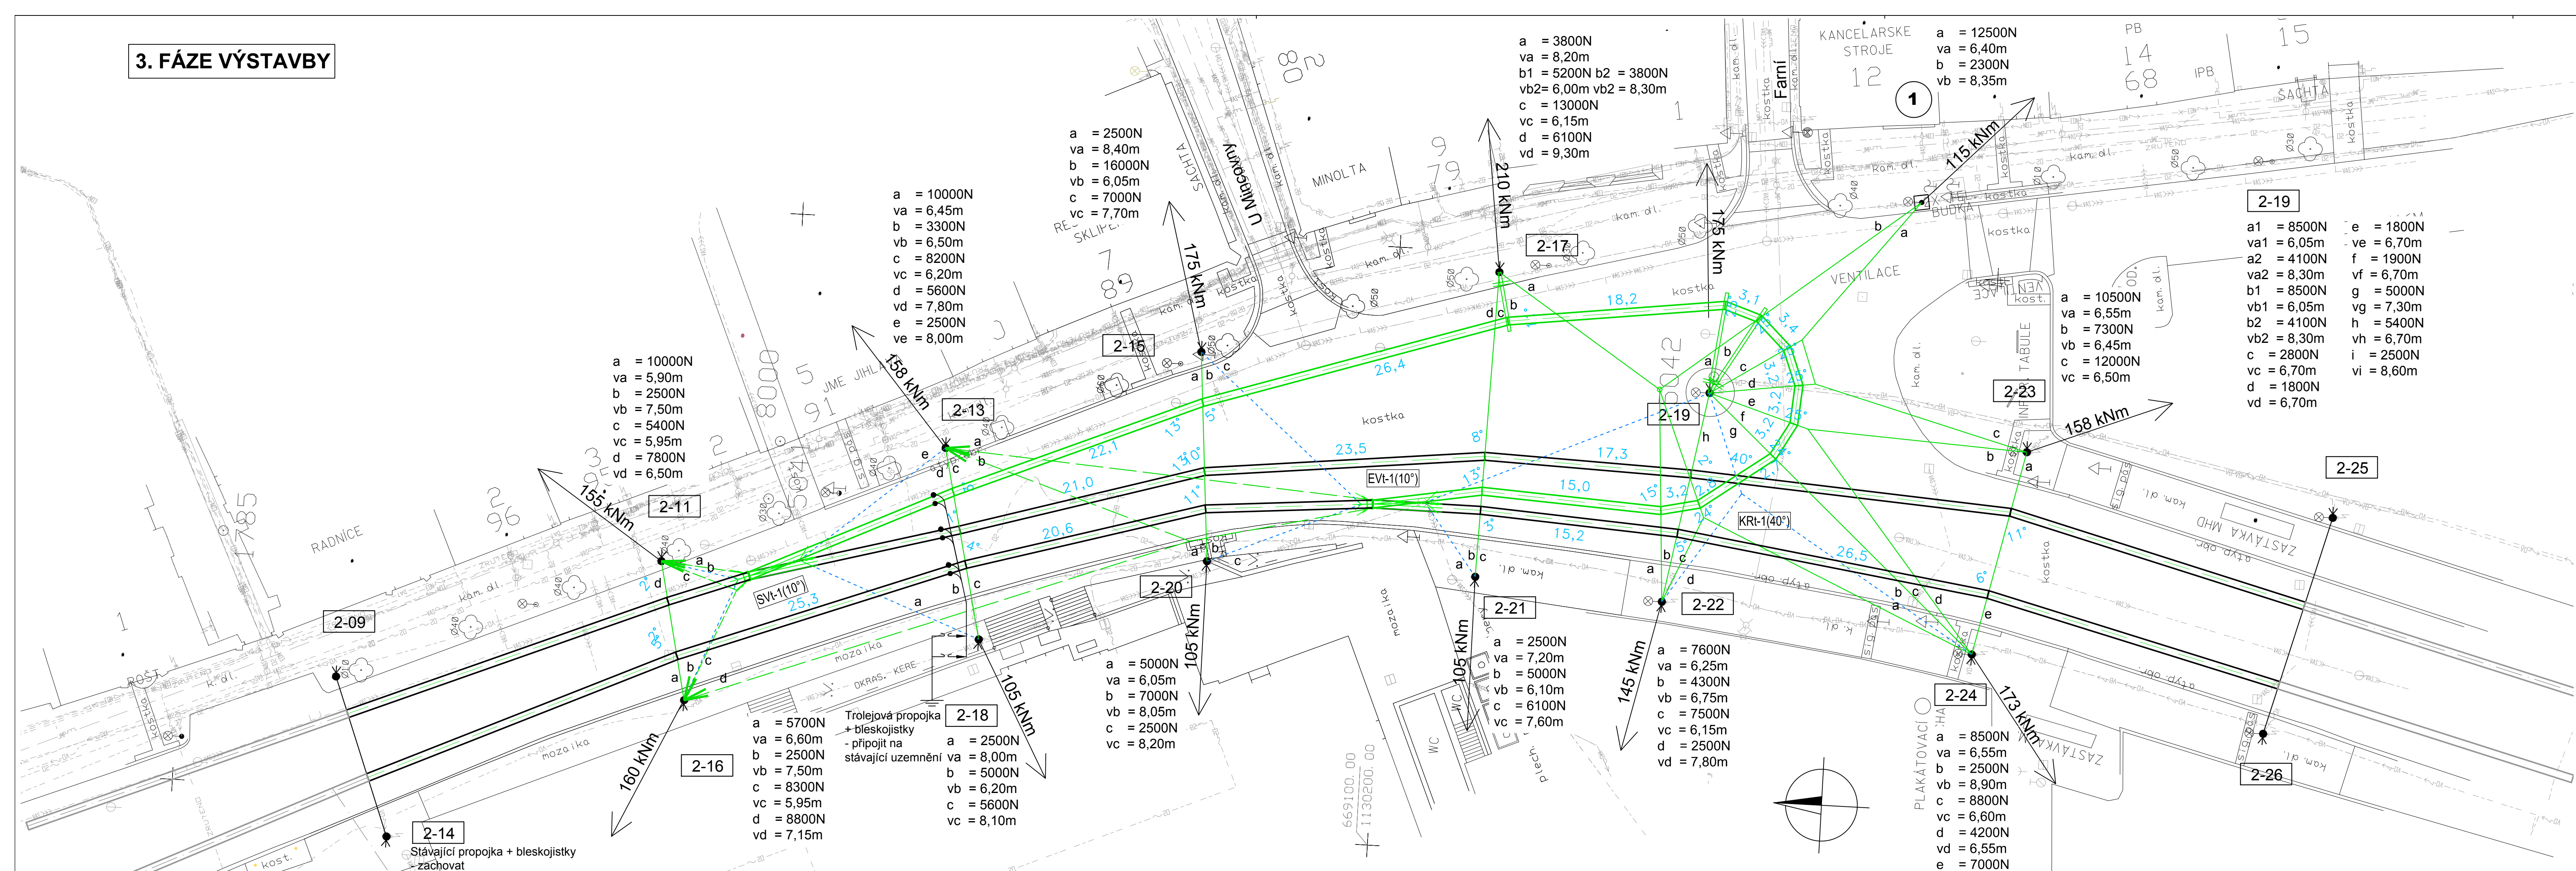

LEGENDA SO653

- ⊗ (M1) Mobilní trakční stožár, číslo stožáru
 - ⊠ (42) Nový trakční stožár, základ kopaný číslo stožáru
 - ✦ (178-01) Nový trakční stožár ve stávajícím místě včetně základu
 - ✦ (178-01) Stávající trakční stožár
 - + Nový výložník
 - + Stávající výložník
 - Stávající nosné lano
 - Nové nosné lano
 - ▬ Nové trolejové vedení
 - Stávající TV - nová pozice
 - Stávající TV - původní pozice
- Poznámka: trolejový drát Cu 100mm²

LEGENDA:

Inženýrská síť

Souřadnicový systém S-JTSK, Výškový systém Bpv

Ateliér Praha I - K Ryšáncce 1668/16, 147 54 Praha 4 - tel. 226 066 111, e-mail: mailbox@pragoprojekt.cz, ID datové schránky: 4kif54		Zhotovitel:	
Navrh/vypracoval: Ing. Miloš KRÁLÍK podpis: <i>(signature)</i>	Zodpovědný projektant: Ing. Miloš KRÁLÍK podpis: <i>(signature)</i>	Ředitel ateliéru Praha I: Ing. Jan ZAPLETAL	PRAGOPROJEKT <small>PRAGOPROJEKT, a.s., K Ryšáncce 1668/16, 147 54 Praha 4</small>
Technická kontrola: Ing. František ROŠA podpis: <i>(signature)</i>	Hlavní inženýr projektu: Ing. Miloš KRÁLÍK podpis: <i>(signature)</i>		

Kraj: Kraj Vysočina	Čís. zakázky: 16-417-1-000
Obec: Jihlava	Čís. akce: 16-377
Objednatel: Dopravní podnik města Jihlavy, a.s., Brtnická 1002/23, 586 01 Jihlava	Datum: 11/2016
Akce: Úprava trakčního trolejového vedení Smyčka Masarykovo náměstí	Formát: 5x A4
Objekt: SO 653 ÚPRAVA TRAKČNÍHO TROLEJOVÉHO VEDENÍ	Měřítko: 1:250
Průloha: SITUACE NOVÉHO TV - MASARYKOVO NÁMĚSTÍ	Stupeň: Souprava:
	DOS
	03