


LEGENDA :

- ⊙ 33
- 5-80 \* Stávající trakční stožáry
- \* Stávající trakční stožáry-demontované
- Nová nosná síť
- Trolejový drát

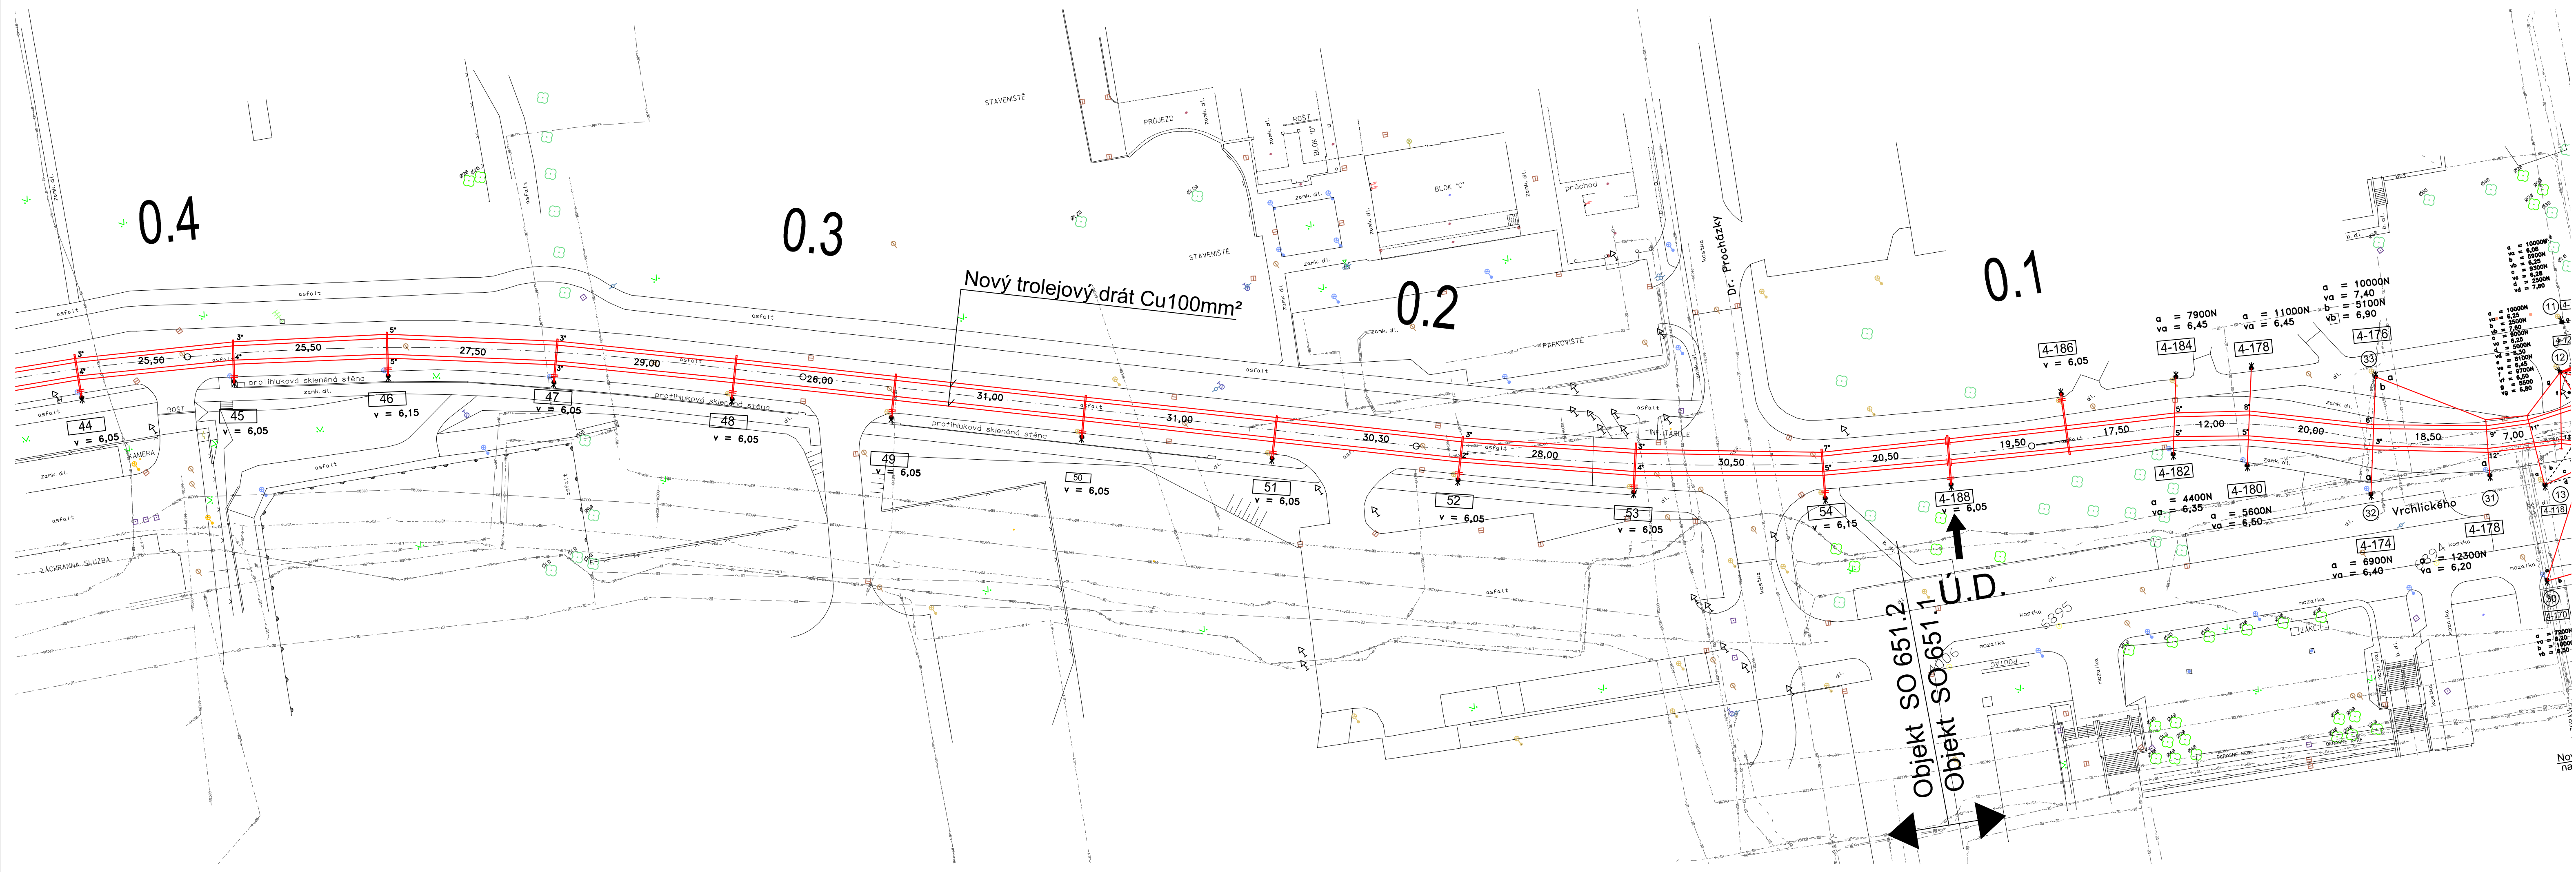

Objekt SO 651.2  
 Objekt SO 651.1  
 Ú.D.

Kraj: Kraj Vysočina	Čís. zakázky: 16-160-2-000
Obec: Jihlava	Čís. akce: 00-112
Objednatel: Dopravní podnik města Jihlavy a.s., Brtnická 1002/23, 58601 Jihlava	Datum: 03/2016
Akce: <b>Prodloužení ul.Vrchlického v Jihlavě, trakční trolejové vedení</b>	Formát: 5x A4
Objekt: SO 651.2 – TRAKČNÍ TROLEJOVÉ VEDENÍ KM 0,120 – 1,000	Měřítko: 1:500
Průloha: Situace TV- km 0,120-0,400	Stupeň: Souprava: <b>PDPS</b>
	Čís. průlohy: <b>02</b>